

REGIONE PIEMONTE

COMUNE DI TORINO




VIA PAOLO SACCHI N°55 - 10125 TORINO (TO)

OGGETTO: PERMESSO DI COSTRUIRE IN DEROGA AL P.R.G.C. PER CAMBIO DI DESTINAZIONE D'USO DELL'IMMOBILE IN OGGETTO DA DORMITORIO DELLE FERROVIE A OSTELLO

COMMITENZA A.E.G.A. VERONA s.r.l. via Della Repubblica n° 26 - 18100 Imperia (IM) Ludwig Heppner Andrea Battistini	PROGETTO ARCHITETTONICO Arch. Nicolas Montonati via Giorgio Jan n° 5 - Milano (MI) mobile 3487791632 e-mail nicolas.montonati@gmail.com
COORDINAMENTO DELLA PROGETTAZIONE Arch. Fabrizio Settime Strada Via Galvani n° 159 - 10131 Torino (TO) mobile 335739322 e-mail fabrizio.settime@gmail.com	PROGETTO IMPIANTI MECCANICI Alchi Service S.a.S. Ing. Angelo Di Carlo Sole Legato via Piave n° 16 - Banchette (TO) mobile 335 508750 e-mail a.dicarlo@alchi.it
PROGETTO ACUSTICO Ing. Michel Karroum via Saragat n° 45 int. 36 bis - Torino (TO) mobile 3357172922 e-mail m.karroum@doc.it	PROGETTO IMPIANTI ELETTRICI E SPECIALI Alchi Service S.a.S. Ing. Angelo Di Carlo Sole Legato via Piave n° 16 - Banchette (TO) mobile 335 508750 e-mail a.dicarlo@alchi.it
PROGETTO STRUTTURALE Ing. Francesco Brossa via Garibaldi n° 27 bis - Torino (TO) mobile 3358151159 e-mail francesco.brossa.ing@gmail.com	PIANO DI SICUREZZA E COORDINAMENTO Arch. Nicola Veneti Piazza Vigorini Paravia n° 35 - 10144 Torino (TO) mobile 339 1942701 e-mail nicola.veneti@remarc.it
PROGETTO IMPIANTI ANTINCENDIO Ing. Massimo Pasquero P. Greco Engineering SpA via G. Galvani n° 142 - Torino (TO) mobile 3358716271 e-mail m.pasquero@p.greco-engineering.it	

REVISIONI		
N°	Descrizione	Data
1		
2		
3		
Data Revisione: 06/07/2021		Scala: 1:200
Data Emissione: 06/07/2021		N° Documento: PDC
Nome file: VIA SACCHI 55_OPERE URBANIZZAZIONE_luglio2021.dwg		ARC
		014

OPERE DI URBANIZZAZIONE PRIMARIA IN PROGETTO
INTEGRAZIONE DOCUMENTALE

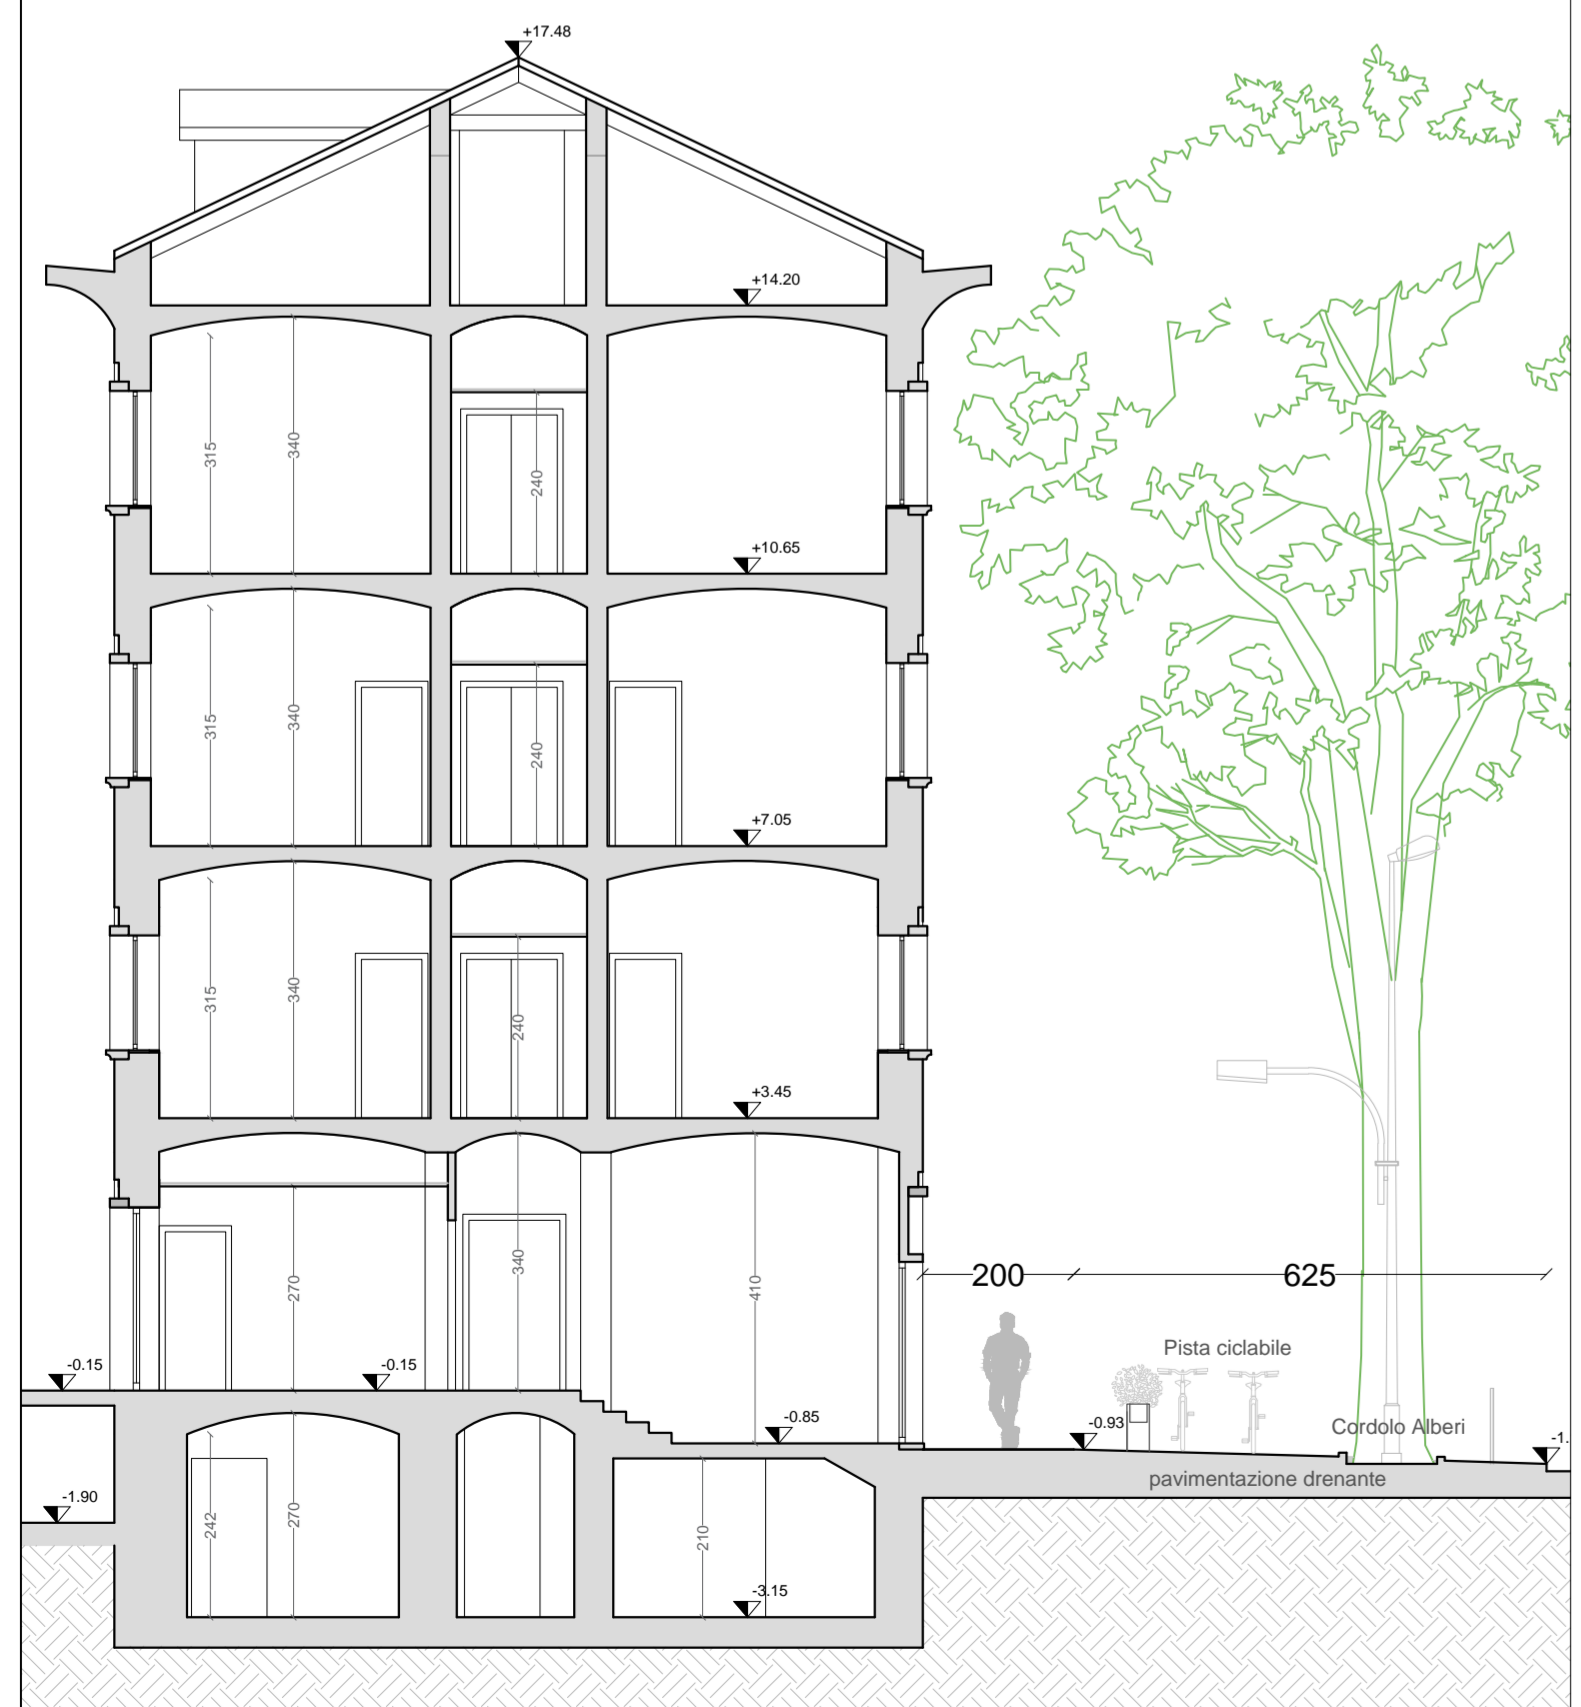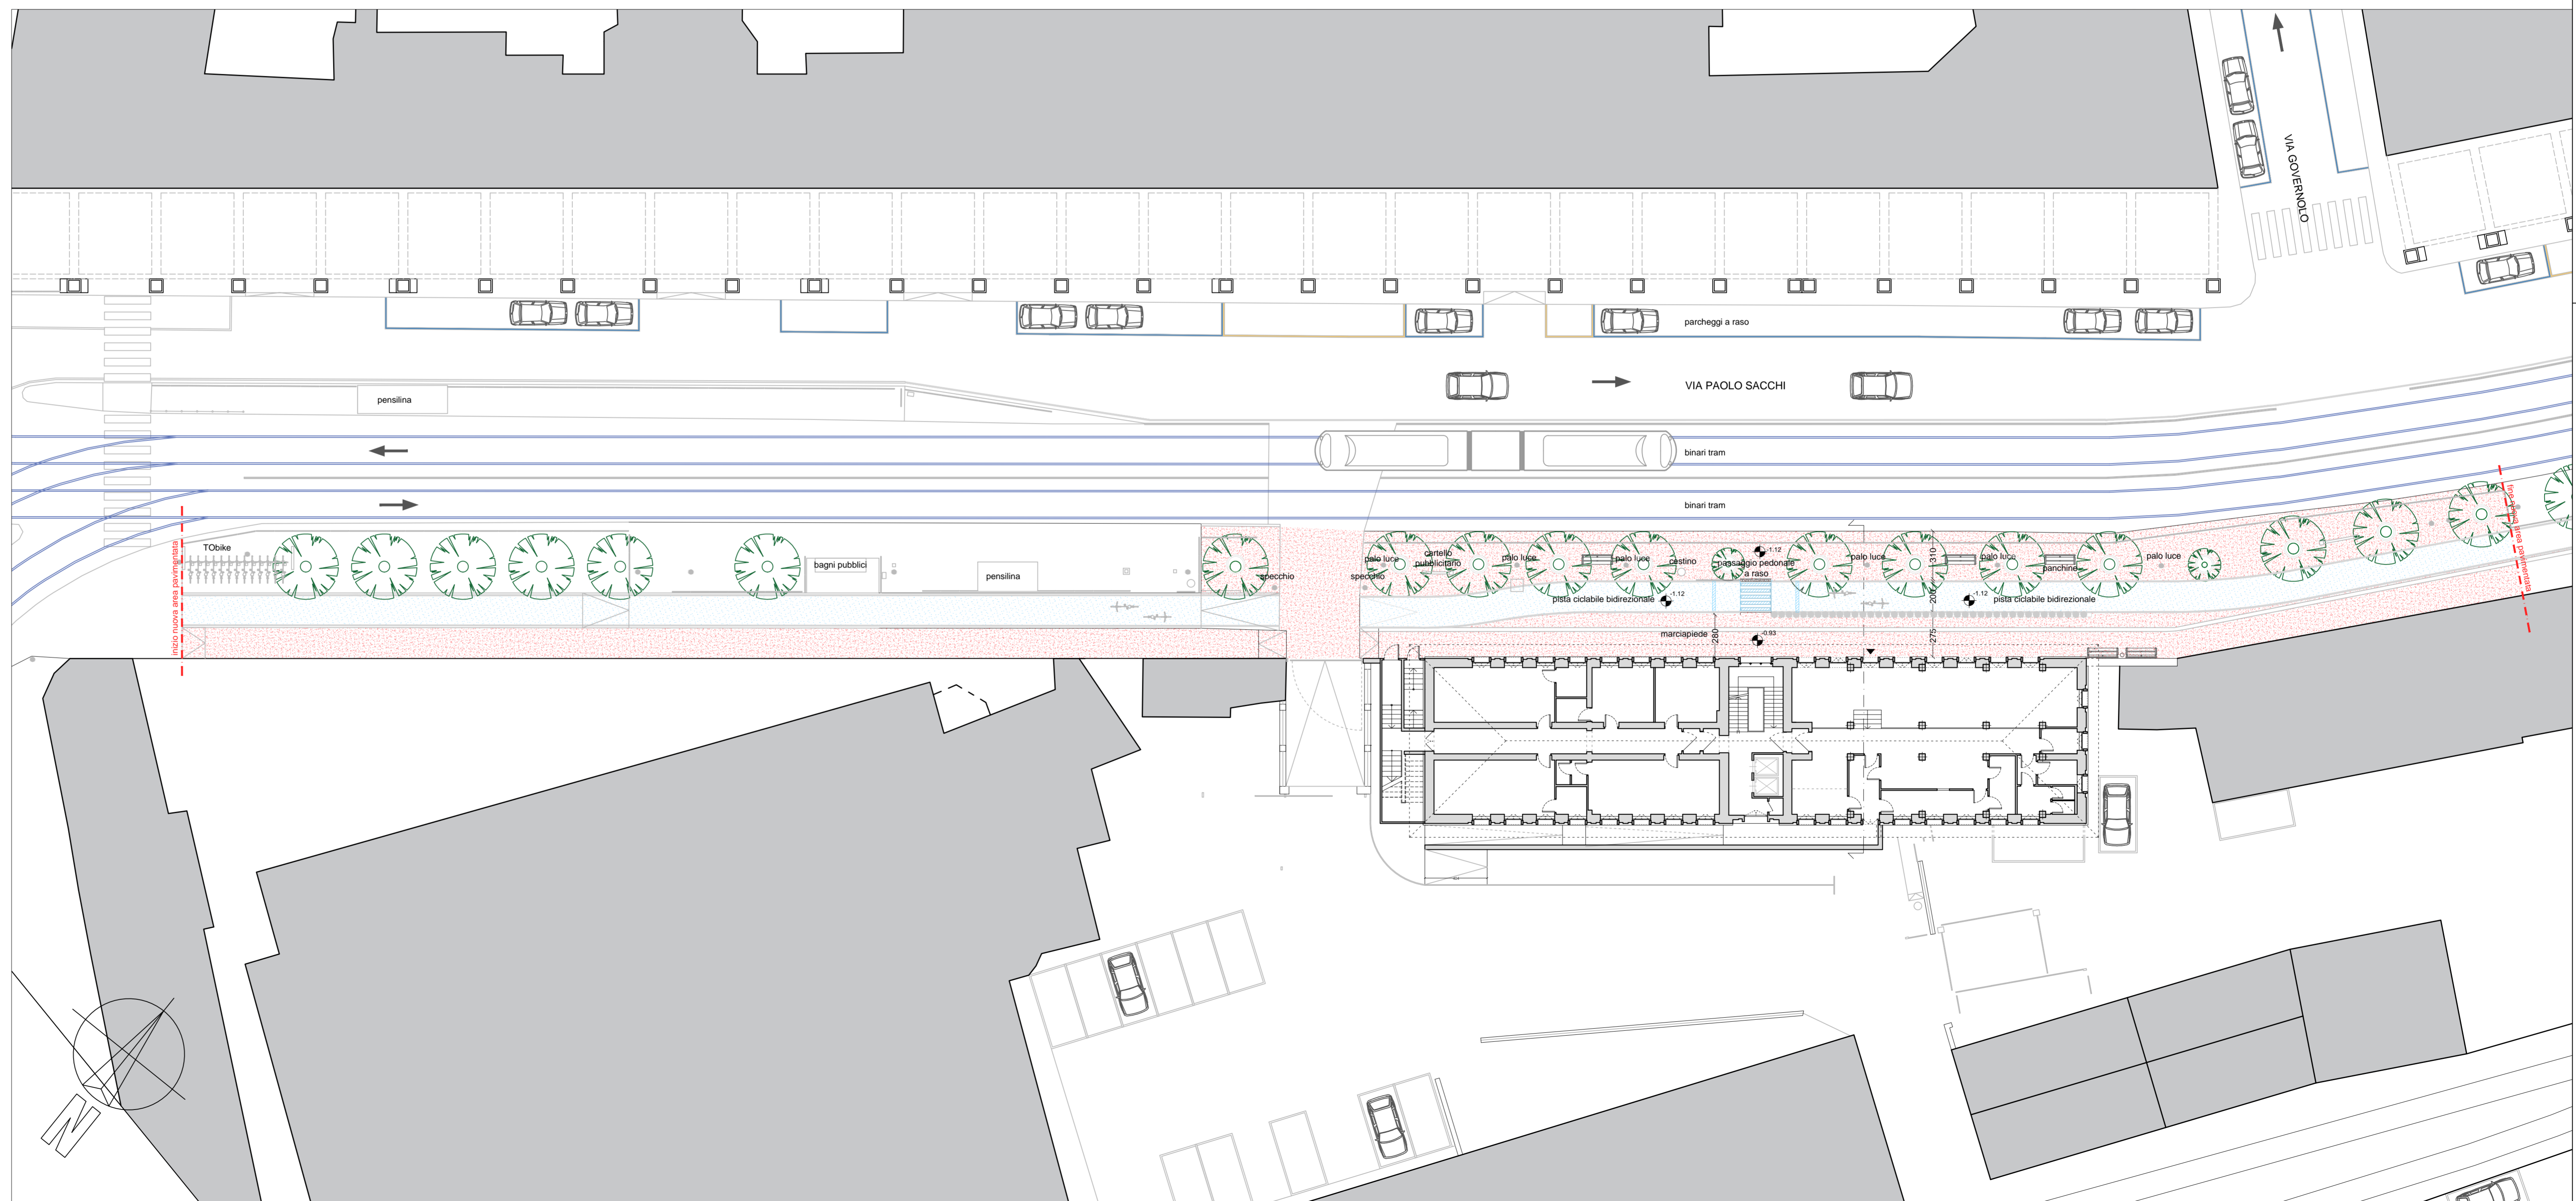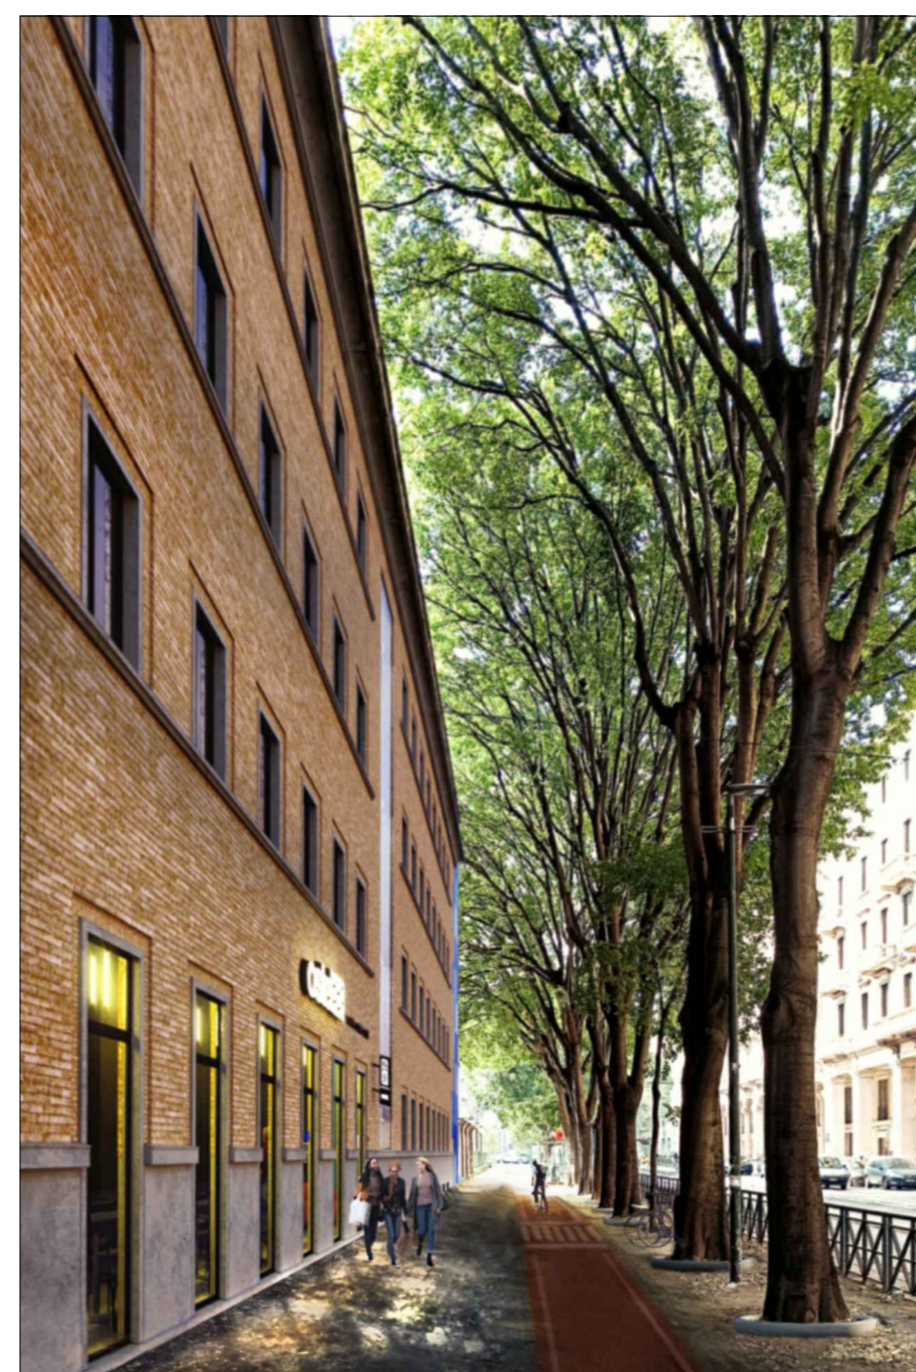

SEZIONE AA'
scala 1:100